



PRZEKRÓJ B - B

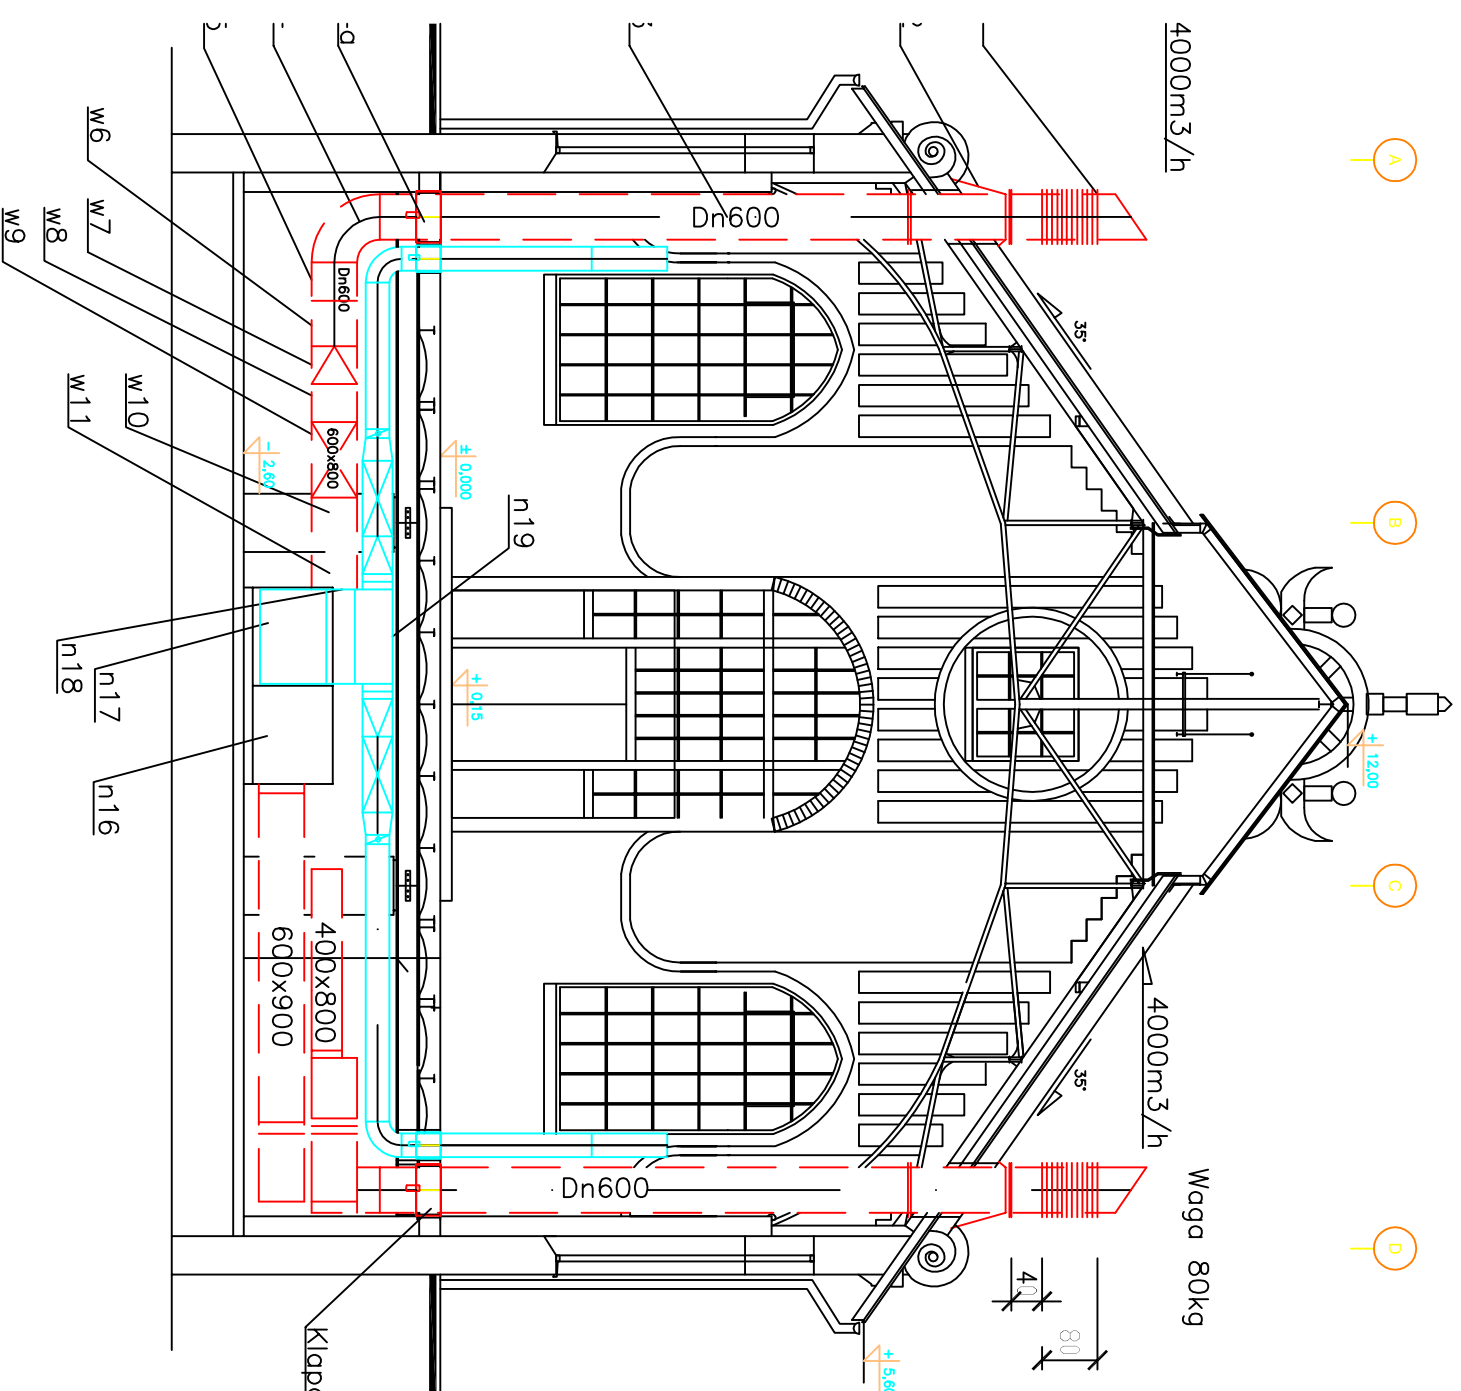

PRZEKRÓJ A - A

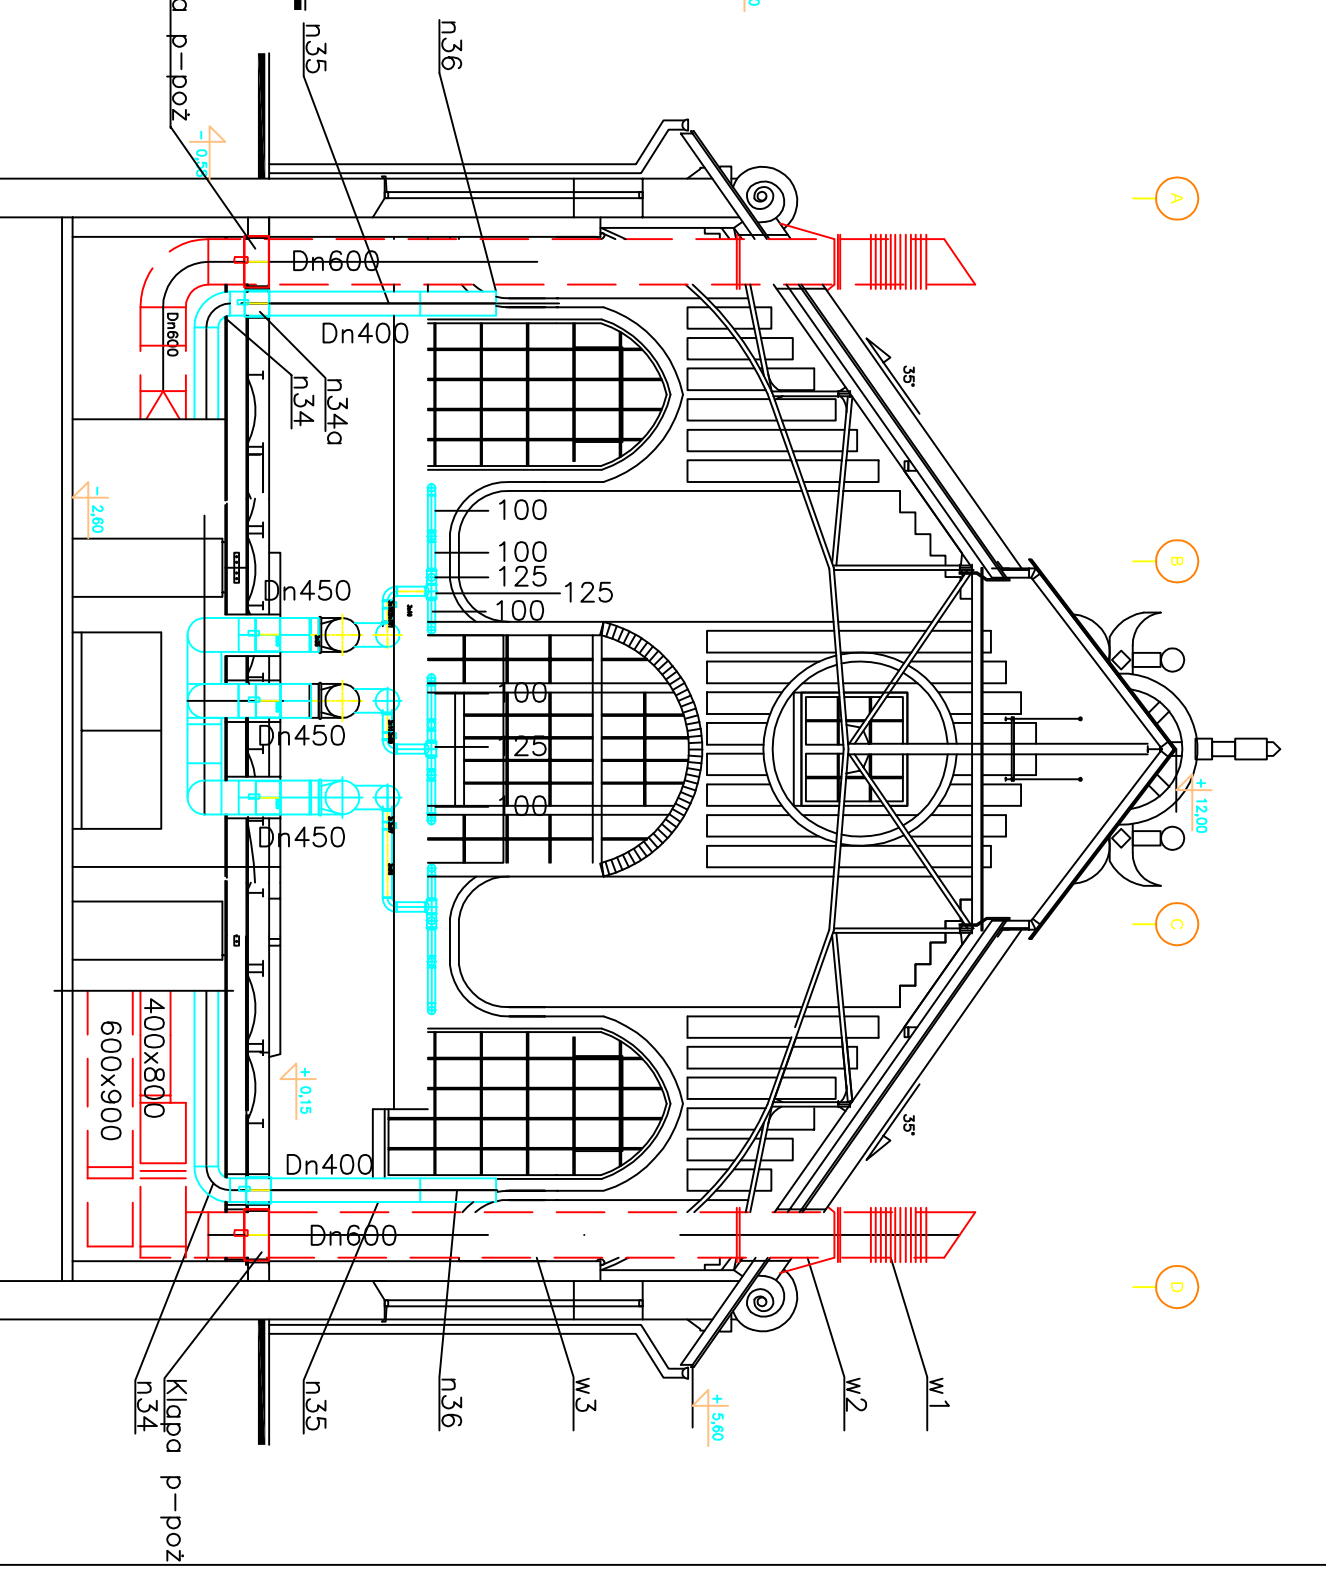

UWAGA
 PRZED ZAŁANIEM STROPU WŁOZYĆ
 CENTRALE WENTYLACYJNA

"PETE PROJECT" 80-809 Gdansk ul.Nieborowska 25/3

INWESTOR	PG-WYDZIAŁ ELEKTROTECHNIKI I AUTOMATYKI	PW
OBIEKT	BUDYNEK LABORATORIUM NAPĘDU ELEKTR	
PROJEKT	inz.SŁAWOMIR SZURMAN up. nr 287/GD/2002	Data: III-2006
SPRAW.	inz.JANUSZ WRÓBLEWSKI up.nr 3937/Gd/89	Skala: 1:100
NAZWA RYSUNKU	PROJEKT WYKONAWCZY WENTYLACJI MECHANICZNEJ AUDYTORIUM WYKŁADOWYM PRZEKRÓJE A I B	Nr rys.: W-4