
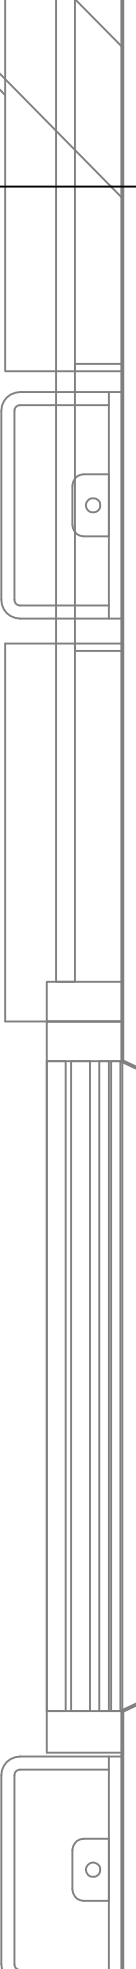


KW 140x200 + PRK

122 Pom. przygotawcze 21,6 m² posadzka-do renowacji

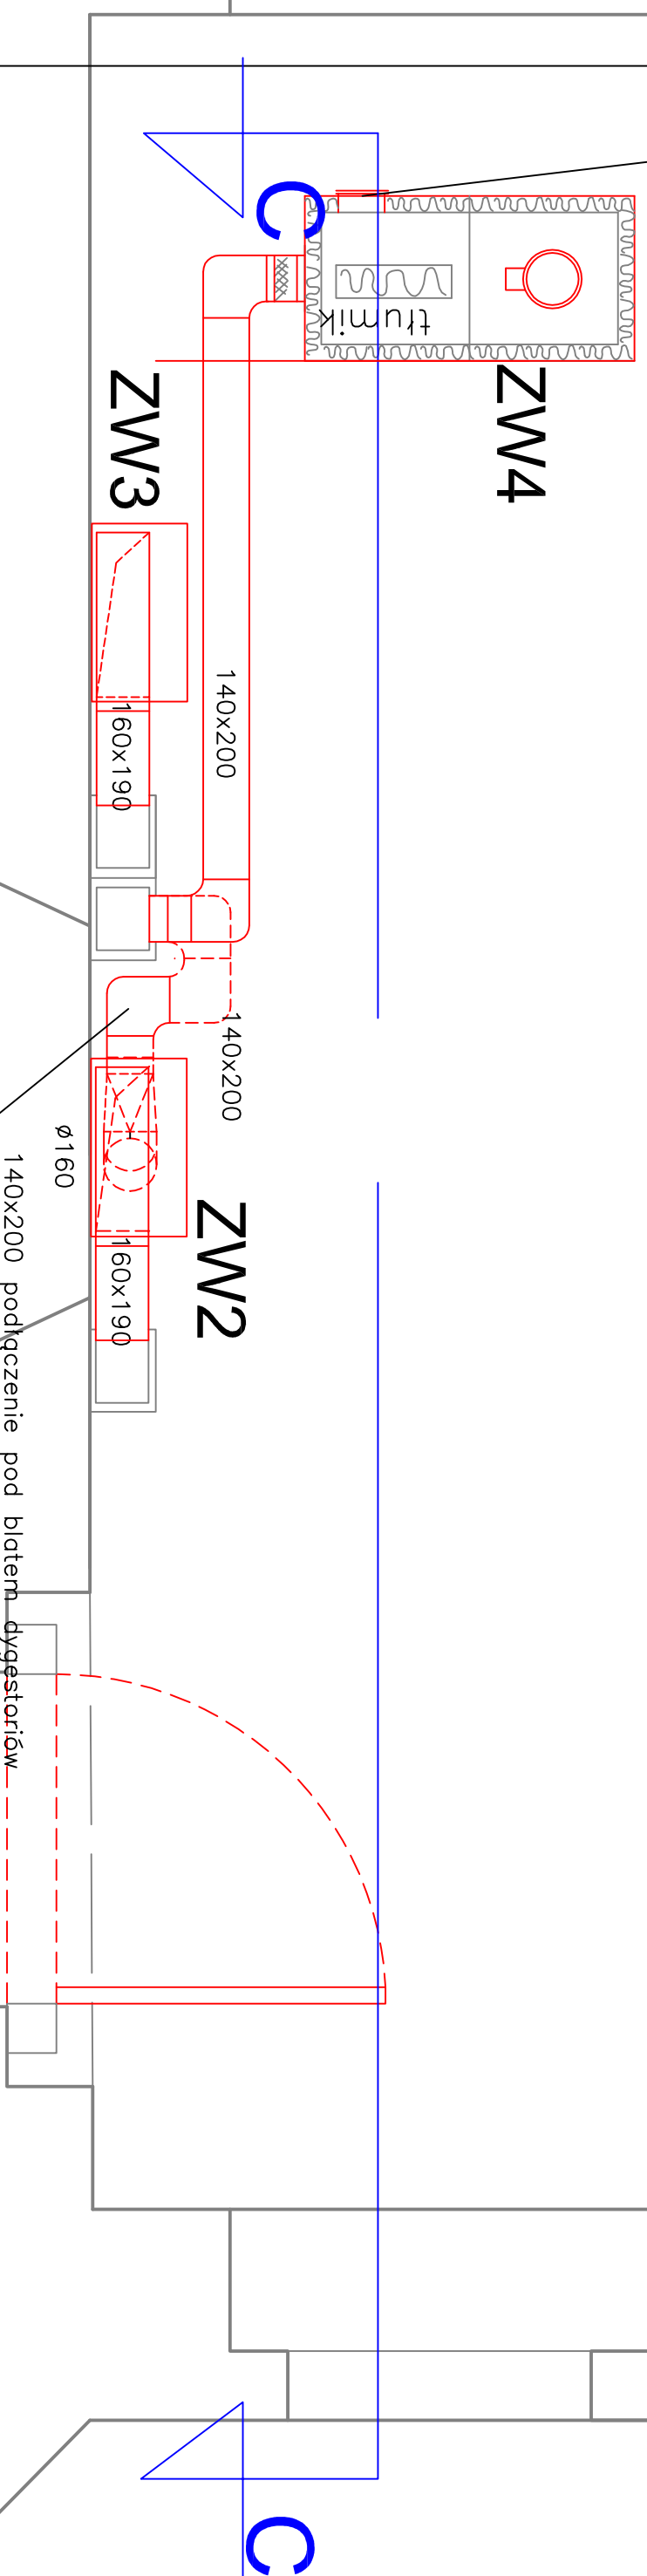

nazwa projektu : ROBIECZKA I ADAPTACJA PODPRZECIEK BUDYNKU MIEJSCOWOŚCIOWY HALL Z KAWIARNIĄ I KUCHNIĄ KONFERENCYJNO - CZ1	
lokalizacja : Gdańsk ul. Narutowicza 11/12	
branża : sanitarna - wentylacja, chłodzenie	
projektant : mgr inż. Wojciech Kowiel	upr.proj: 1848/GD/85
spec.: instalacyjna	
opracował: mgr inż. Dariusz Drewnowski	upr. proj: 4354/Gd/88
spec.: instalacyjny	
opracował: student Grzegorz Makuliewicz	
nazwa rysunku :	
DYGESTORIA-REUT POM. PRZYGOTOWAWCZEGO	
BIURO TECHNICZNE KOWIECZKA	
83-050 BĄKOWO ul. Wieszornych Mgiel 21 tel./fax (0 58) 346 80 26	
RZĄD :	
Projekt	
Budowlano-wykonawczy	
skala : 1:20	
data : X 2009 r.	
nr. rys. : 6	