


RZUT PIWNIC

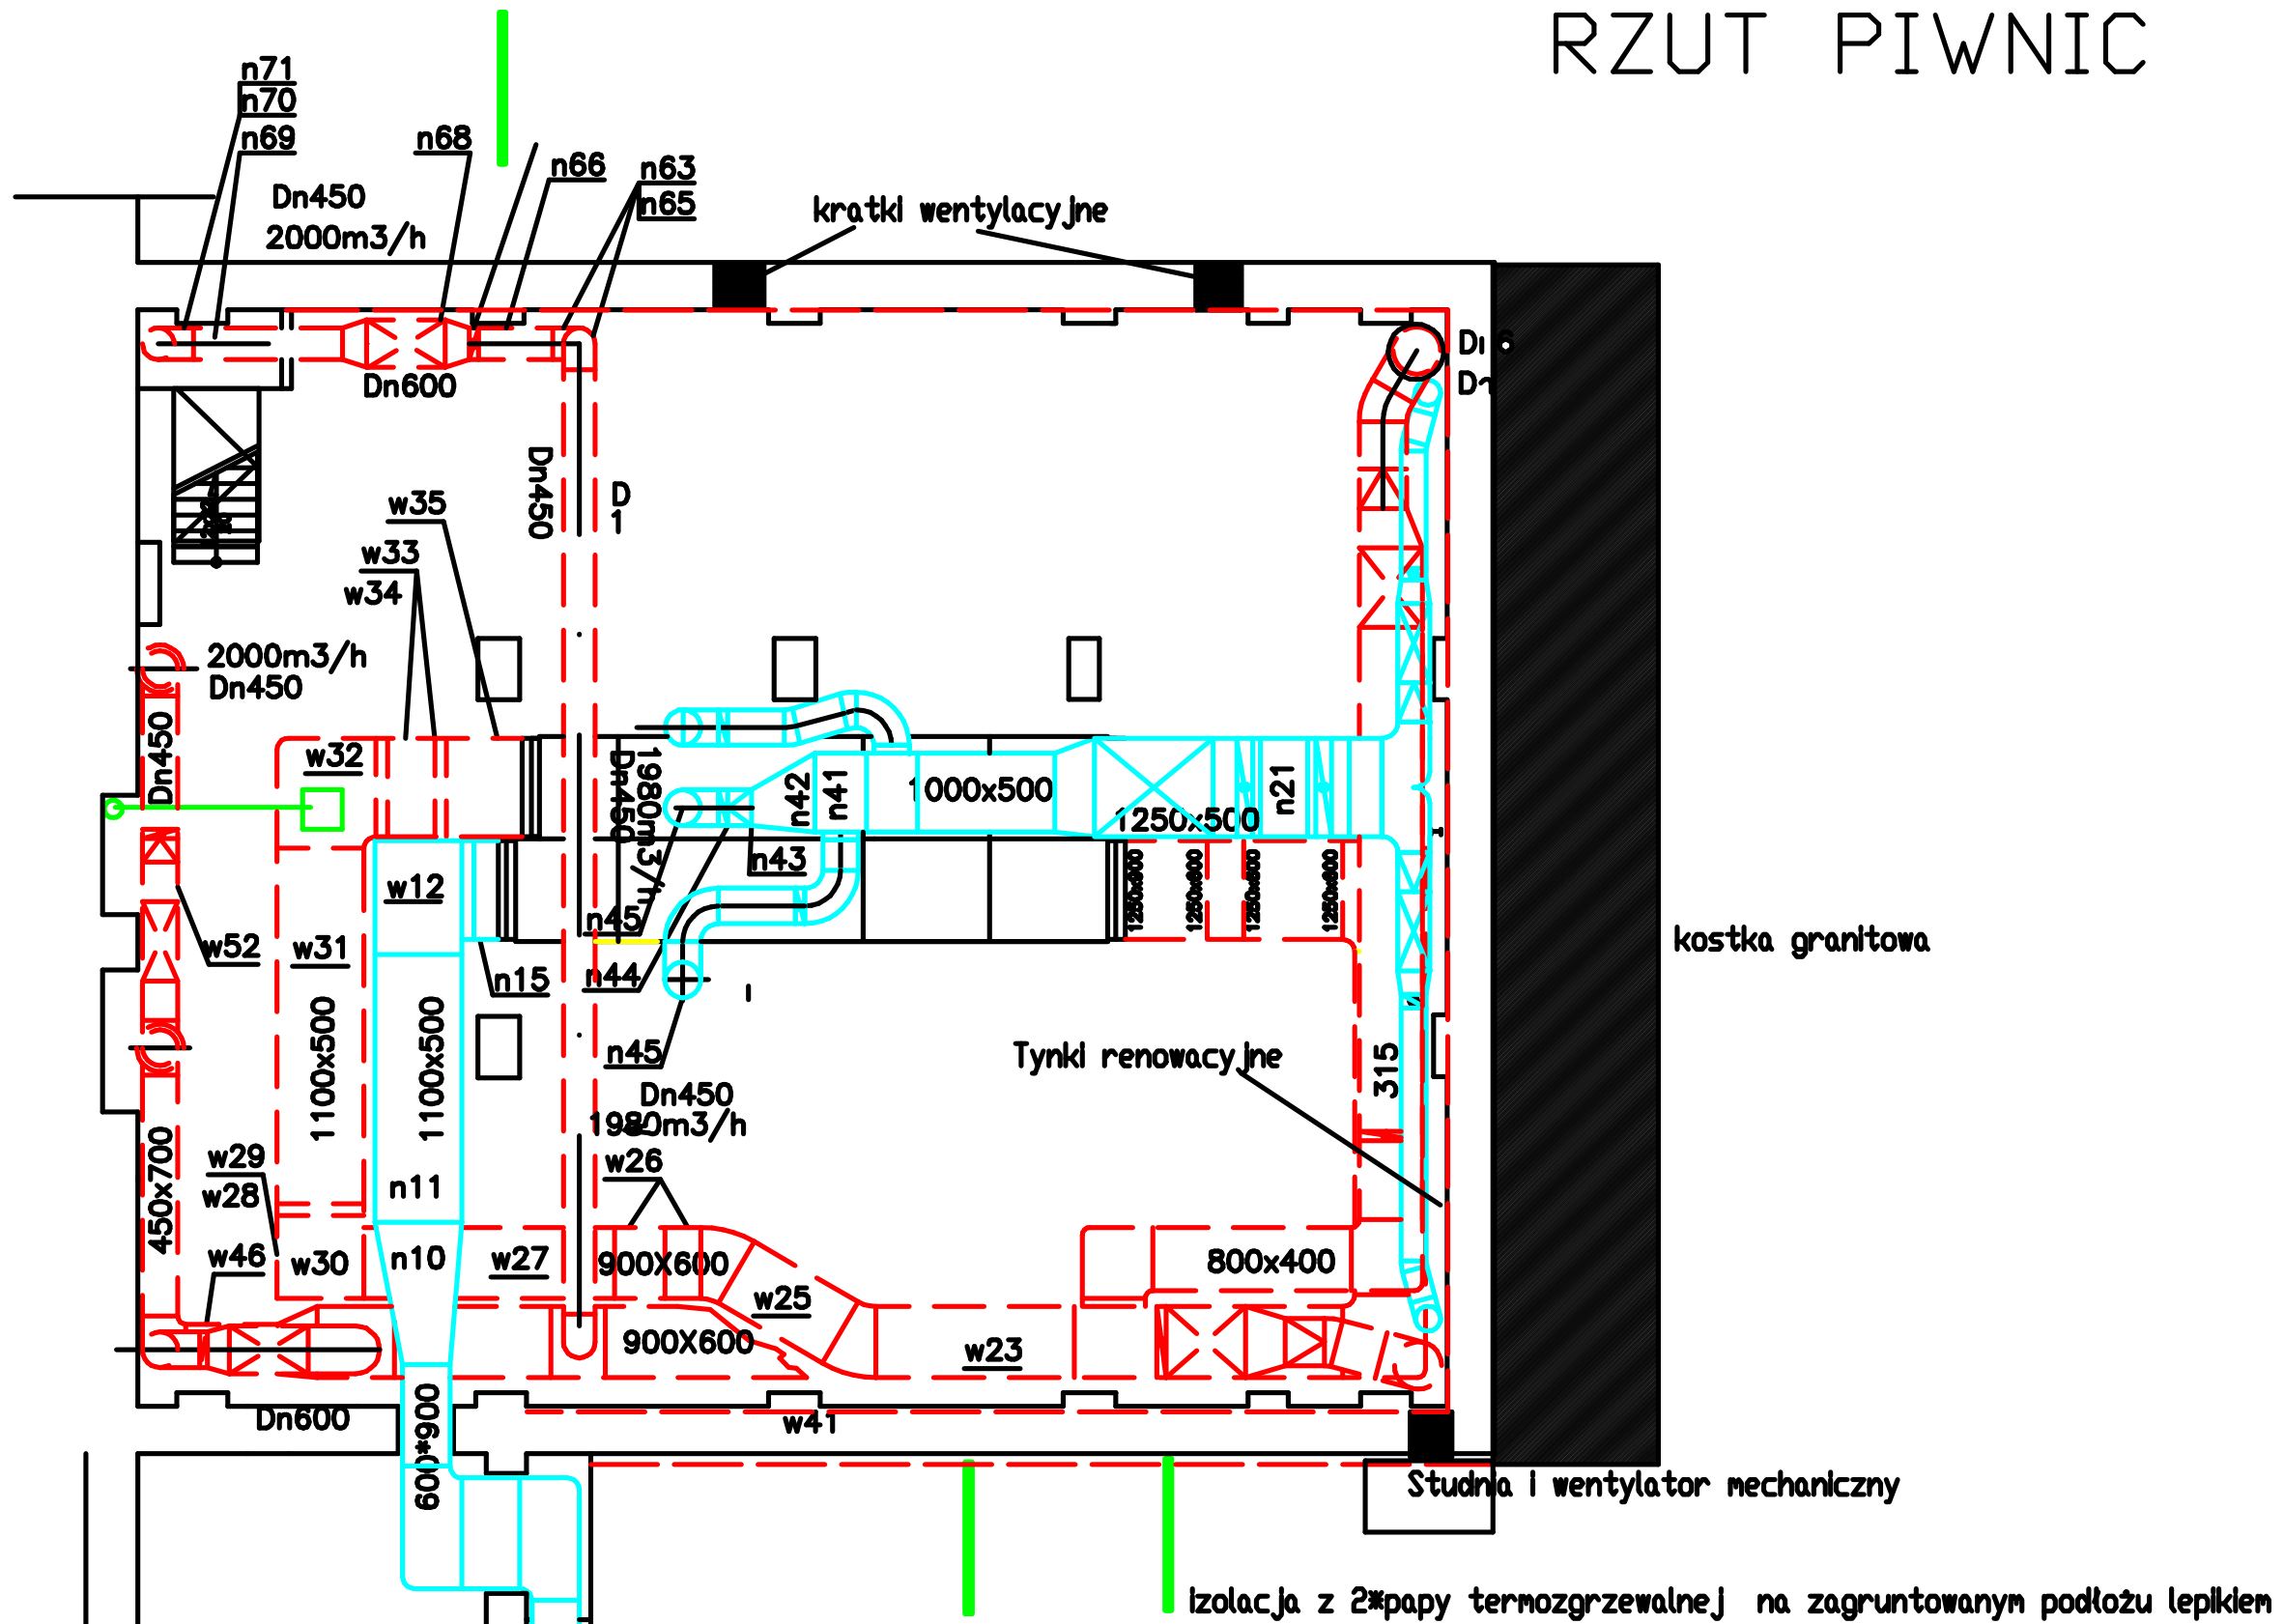

INWESTOR	PG-WYDZIAŁ ELEKTROTECHNIKI I AUTOMATYKI	PW
OBIEKT	BUDYNEK LABORATORIUM NAPĘDU ELEKTR	
PROJEKT	Tomasz Landsberg PDDK/0126/PDM/08	Data: III-2011
SPRAW.		Skala: 1:100
NAZWA RYSUNKU	RZUT PIWNIC	Nr rys.: B -1